


Tablica TE
rozdzielnica naścienna serii FWB typu FWB42S 8x12, prod. Hager

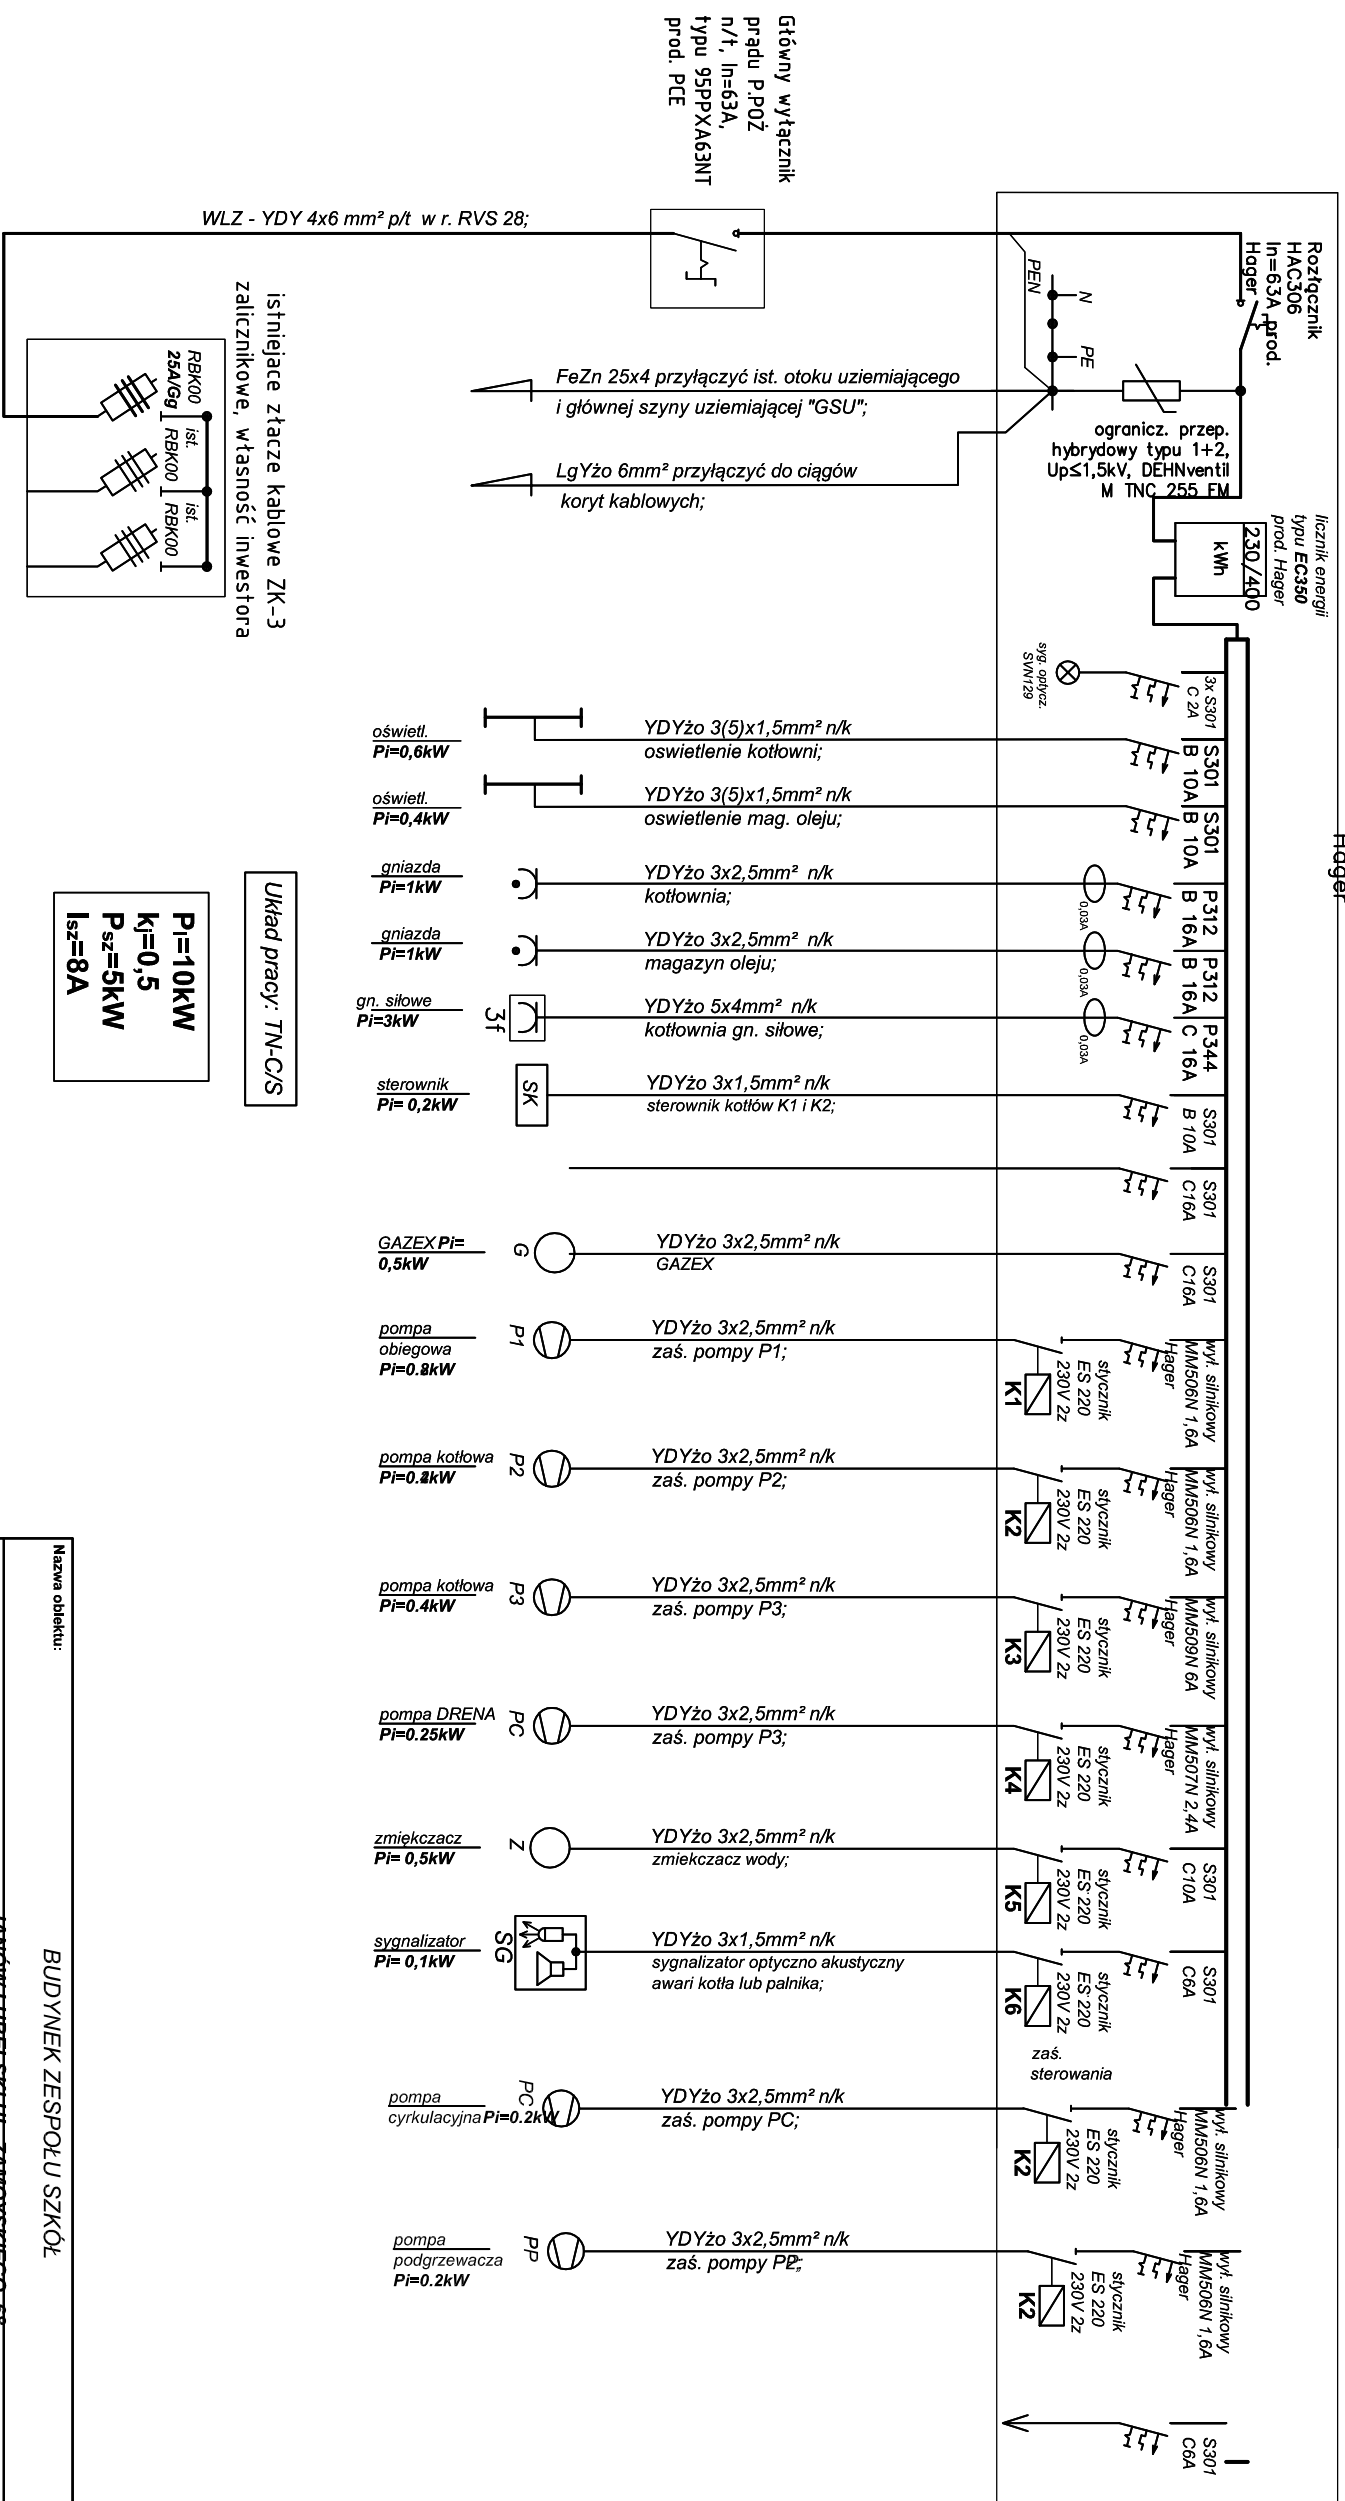

Nazwa obiektu:		BUDYNEK ZESPOŁU SZKÓŁ	
Adres obiektu:		JANÓW TUBESKI UL. ZAMÓYSKIEGO 68	
Przedmiot rysunku: SCHEMAT INSTALACJI ELEKTRYCZNEJ			
Projektant:	Nr. upr.:	Specjalność:	Data:
Inż. Adam Hora	230/TBG/93	Inst. elektryczne	07.2013
Sprawdzający:			
mgr inż. Mariusz Rolek		PDK/0074/POOE/05st. elektryczne 02.2013	
Skala: 1:100		Nr. rys. E1	
Podpis:			